


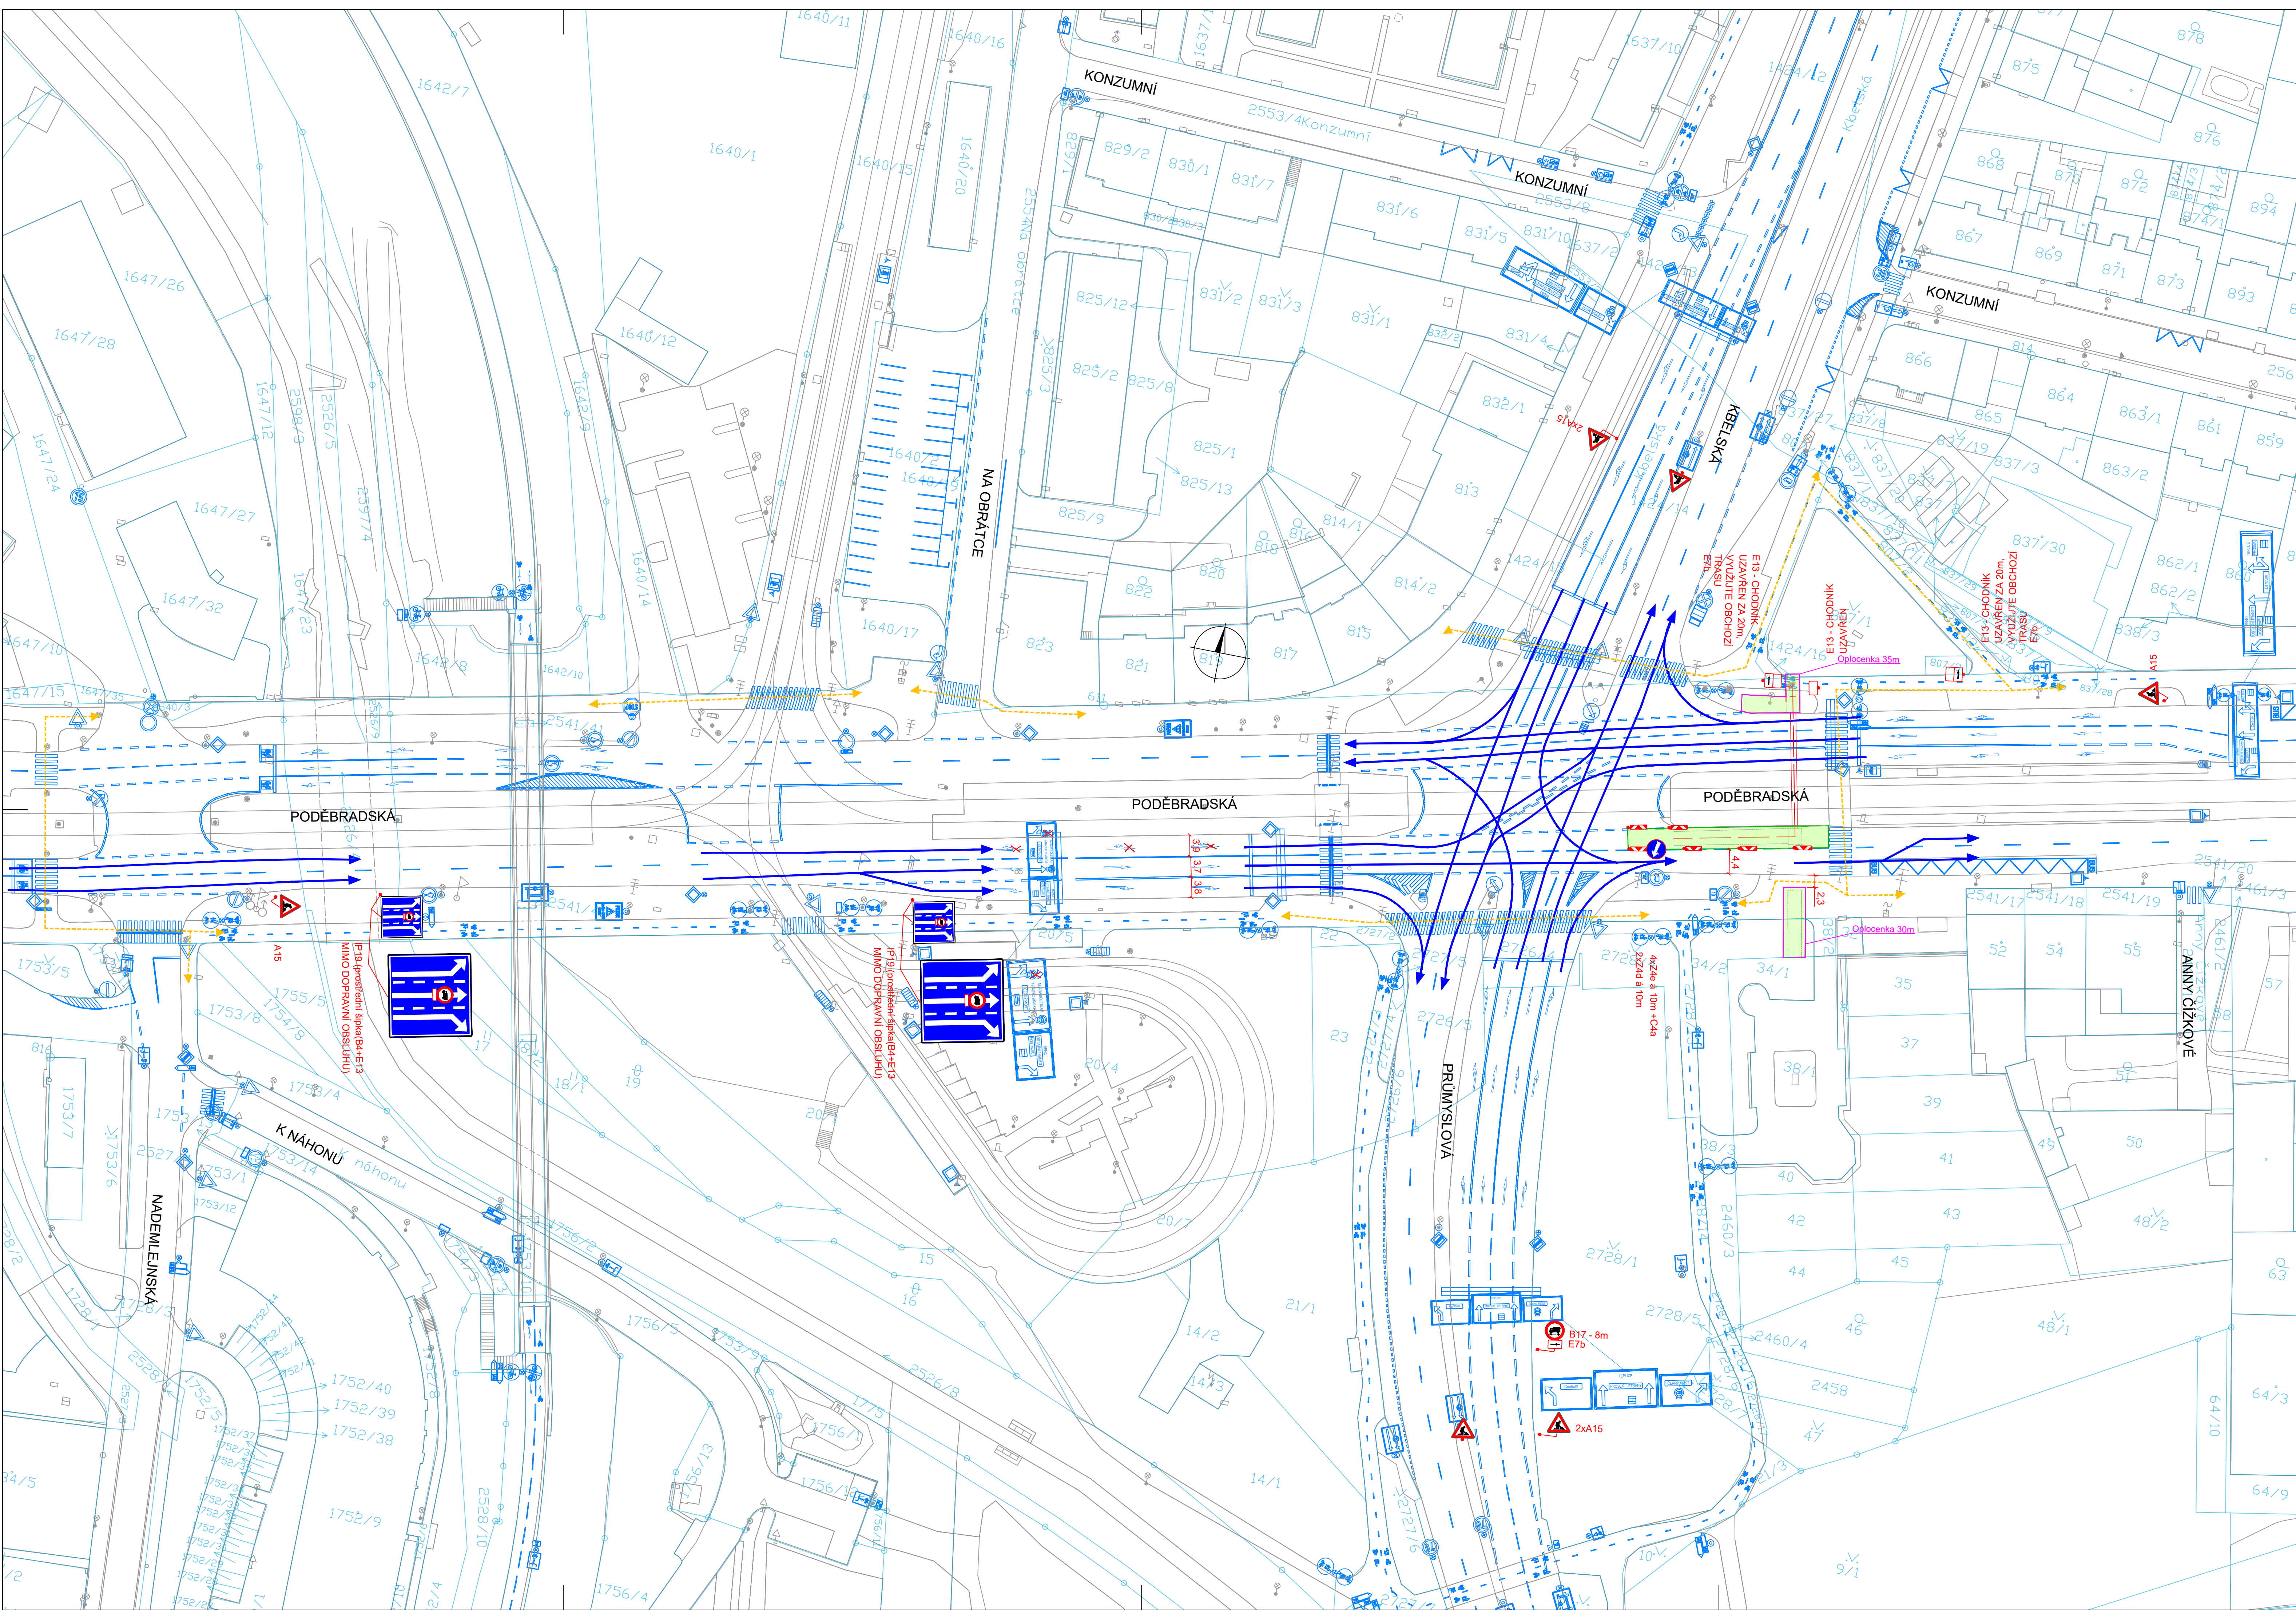

LEGENDA

- Vlo Provizorní značení
- Stávající značení
- Přechodová lávka 2,5 x 1,5m
- Vozidla stavby
- Hlavní směr jízdy
- Pěší trasy
- Zábor stavby - dlouhodobý
- Zábor ZS

POZNÁMKY

1) Povrchy budou realizovány tak, aby byl zachován průchod a bezpečný pohyb chodců.

Projektant: DIO Consult Prague s.r.o. Ing. Ondřej Židek U Smaltovny 245/16 170 00 Praha 7 tel.: +420 603 325 759 www.dio-consult.cz info@dio-consult.cz		Souprava č.: 	
Investor: Central Group, a.s. Na Strži, Praha 4 - Nusle		Název díla: CENTRAL GROUP VODOVOD Křižovatka Poděbradská PRAHA 14	
Stupeň: DSP		Název návrh výkresu: DOPRAVNĚ INŽENÝRSKÁ OPATŘENÍ SITUACE 1a. ETAPA VODOVOD Vydáno 03.05.2022	
Odpovědný projektant: Ing. Jan Růžička		Znak: 03	
Výpracovatel: Ing. Jan Růžička		Číslo příjmu: 01a	
M. číslo: 22 D0010 Datum: 03/2022		Formát: 10xA4 Měřítko: 1:500	