


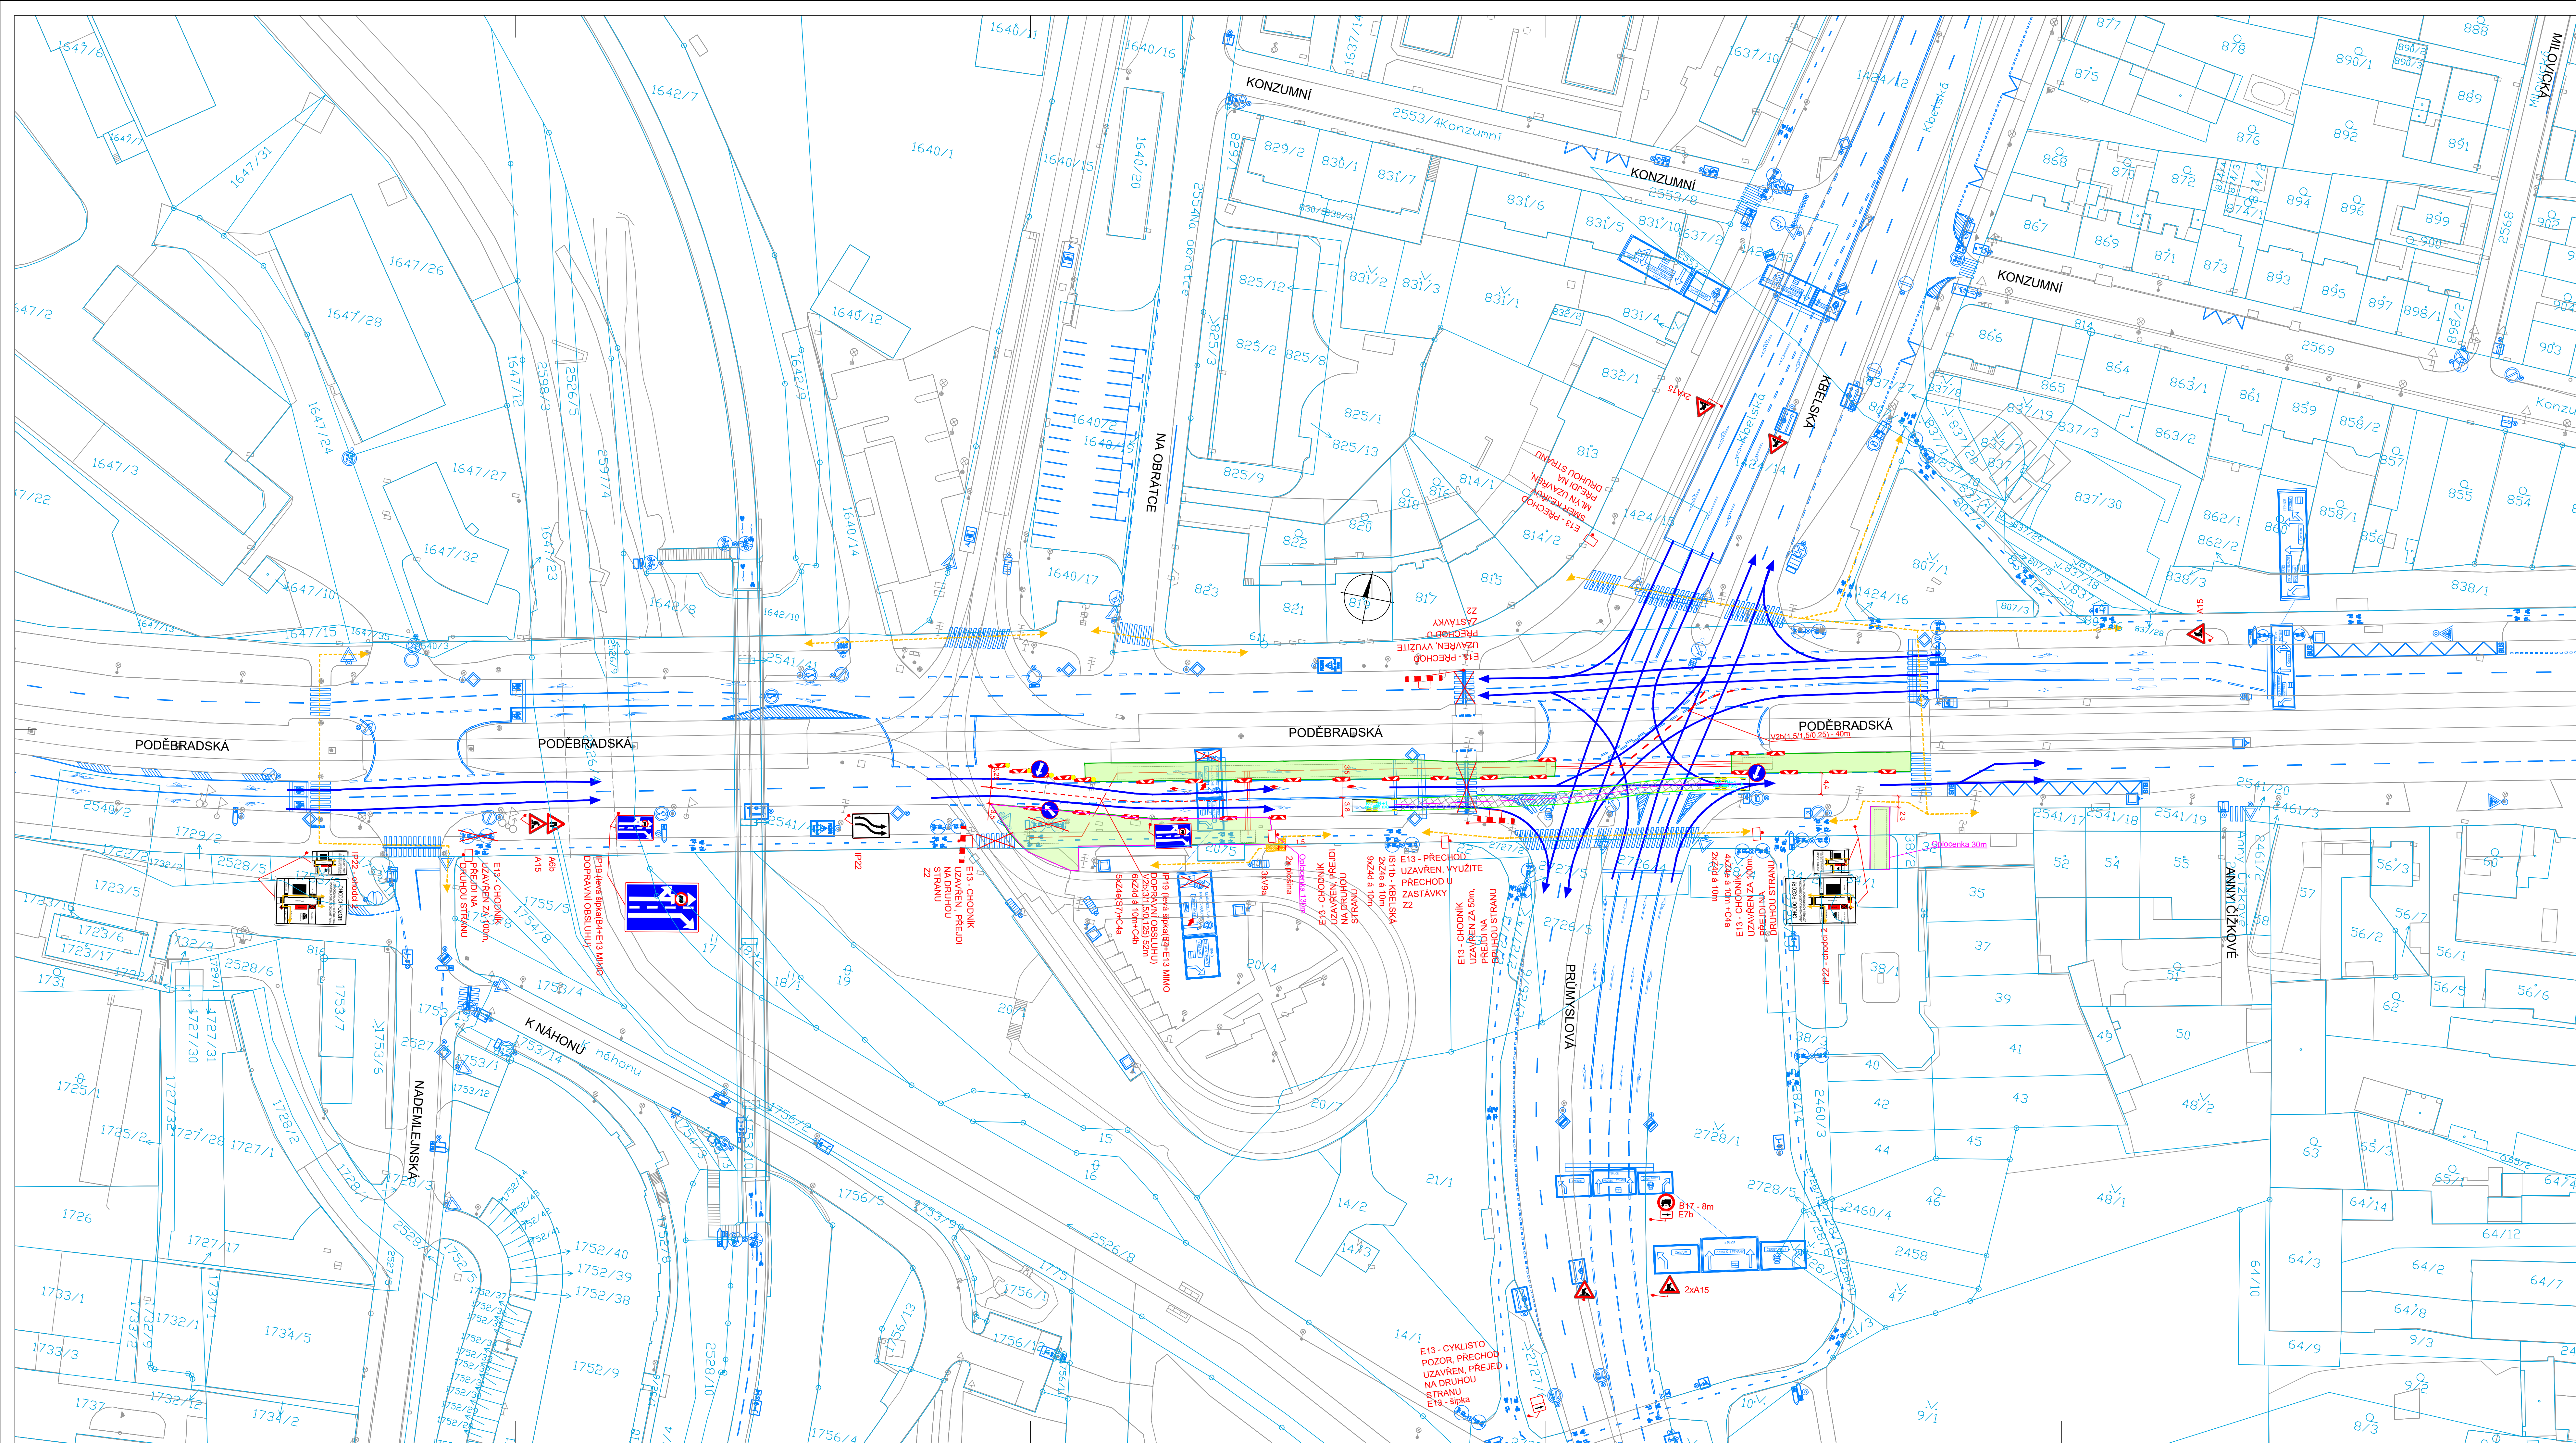


LEGENDA

- Provizorní značení
- Stávající značení
- Přechodová lávka 2,5 x 1,5m
- Vozidla stavby
- Hlavní směr jízdy
- Pěší trasy
- Zábor stavby - dlouhodobý
- Zábor ZS


POZNÁMKY

1) Povrchy budou realizovány tak, aby byl zachován průchod a bezpečný pohyb chodců.

Značky IP22 - informační

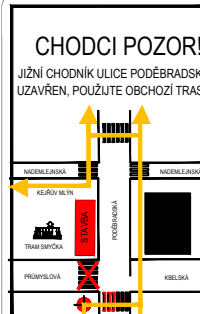

Chodci 1

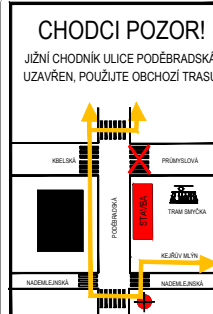

Chodci 2

Projektant:  
DIO Consult Prague s.r.o.  
Ing. Ondřej Zidek  
U Smolovny 245/16  
170 00 Praha 7  
tel.: +420 603 325 759  
www.dio-consult.cz  
info@dio-consult.cz



Investor:  
Central Group, a.s.  
Na Štěrku 1, Praha 4, Nusle  
Stupeň:  
**DSP**

Období platnosti:  
Ing. Jan Růžička  
Výpočet:  
Ing. Jan Růžička  
Schválil:  
Ing. Jan Růžička  
Datum:  
22.09.2022  
Měřítko:  
1:500

Název díla:  
**CENTRAL GROUP VODOVOD  
Křižovatka Poděbradská  
PRAHA 14**  
Název návrhu výkresu:  
**DOPRAVNÍ INŽENÝRSKÁ OPATŘENÍ  
SITUACE 1b. ETAPA VODOVOD  
Vydáno 03.05.2022**  
Jednotka:  
**02**  
Číslo přílohy:  
**01b**