



- LEGENDA:
- VNITŘNÍ POLE SOFTBALLOVÉHO HRŠTĚ + tréninkové plochy ANTUKA
  - VNĚJŠÍ POLE SOFTBALLOVÉHO HRŠTĚ + travnaté plochy TRÁVNÍK
  - STÁVAJÍCÍ OBJEKTY V AREÁLU HRŠTĚ
  - STÁVAJÍCÍ KOMUNIKACE
  - ZPEVNĚNÁ PLOCHA - zámková dlažba
  - ZPEVNĚNÁ PLOCHA - štrk, asfaltový recykát
  - STÁVAJÍCÍ OPLOČENÍ
  - STÁVAJÍCÍ KEŘ / STROM
  - PARCELNÍ ČÍSLO
  - STÁVAJÍCÍ VEDENÍ VN
  - OCHRANNÉ PÁSMO VN
  - STÁVAJÍCÍ OPLOČENÍ
  - VODOVODNÍ POTRUBÍ
  - ELEKTRICKÉ VEDENÍ

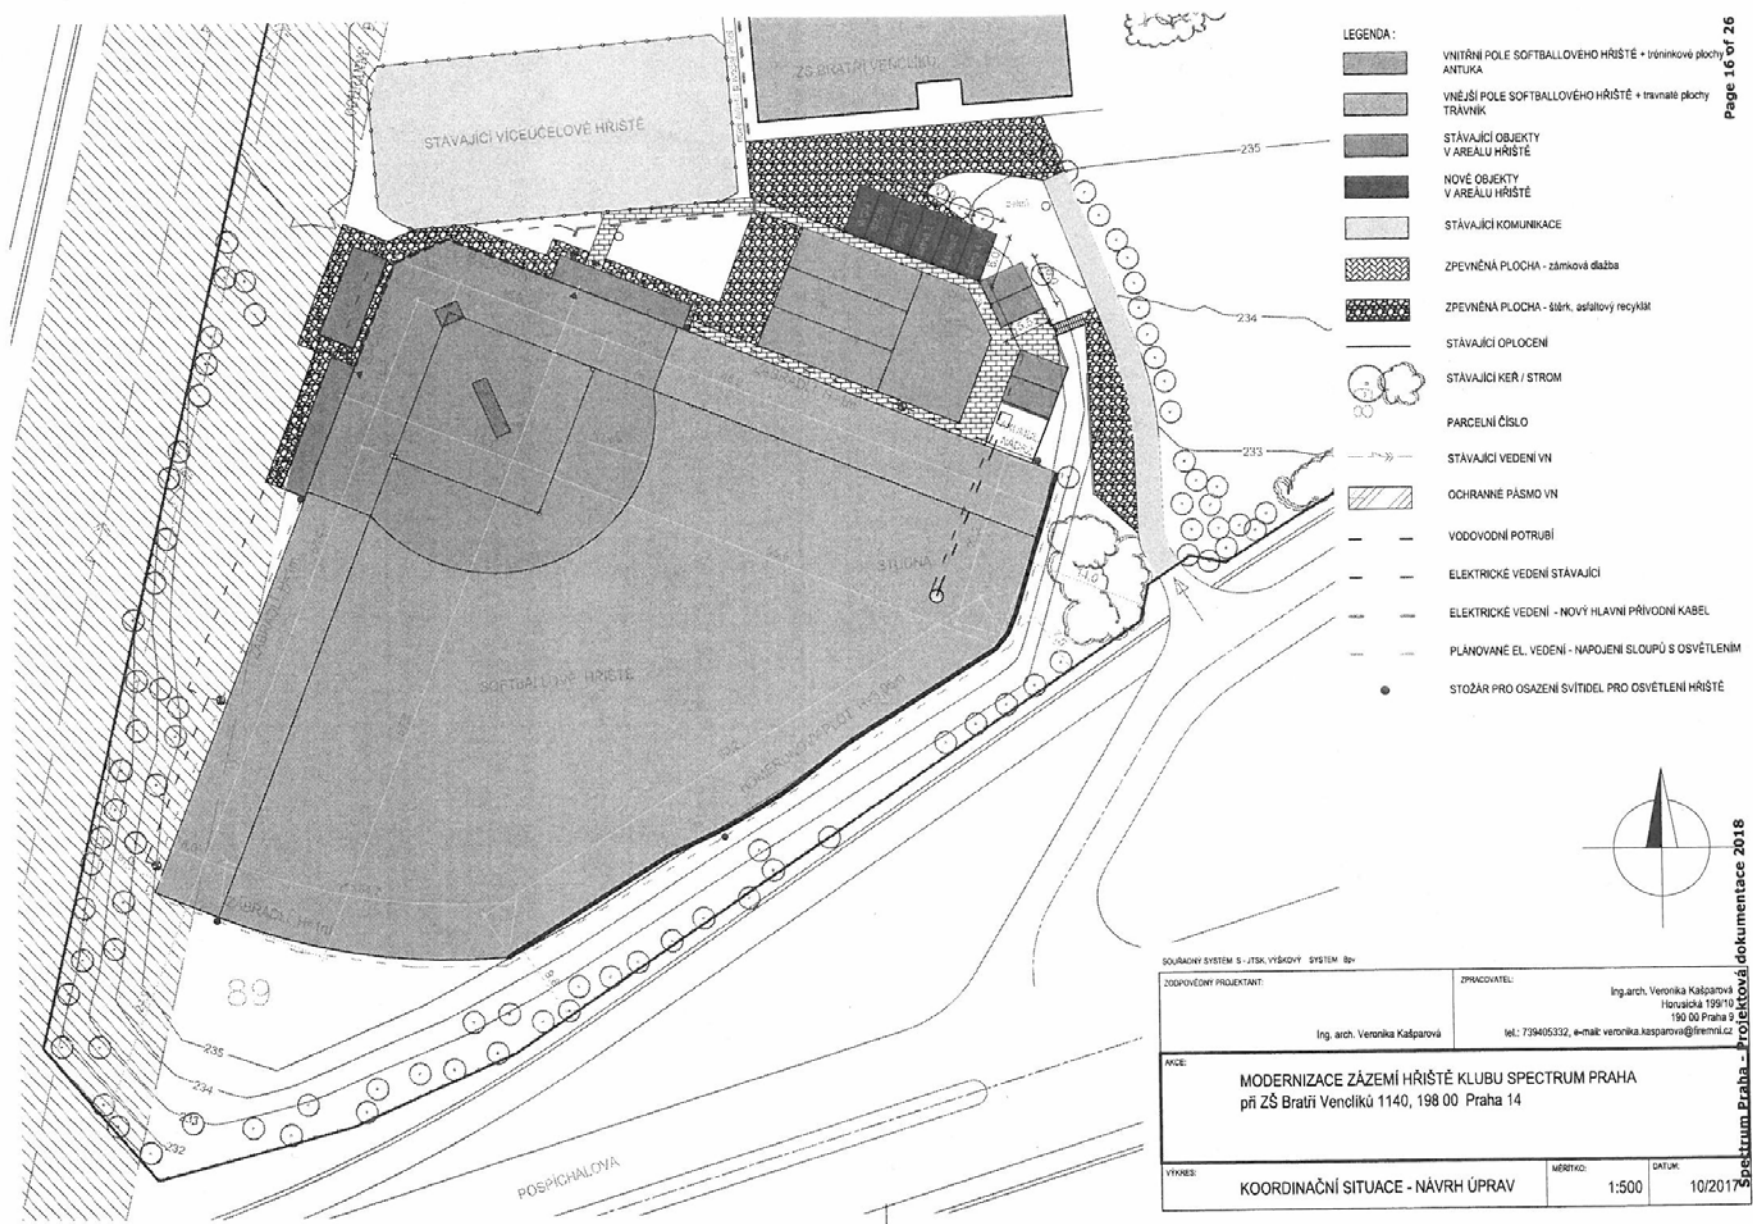

SOUBORNÝ SYSTÉM S - ŽSK, VÝŠKOVÝ SYSTÉM Bp	
ZOUPŮVĚRNÝ PROJEKTANT:  Ing. arch. Veronika Kašparová	ZPRACOVATEL:  Ing. arch. Veronika Kašparová Hrochova 198/14 198 00 Praha 9 tel.: 739405332, e-mail: veronika.kasparova@fremil.cz
AKCE: <b>MODERNIZACE ZÁZEMÍ HRŠTĚ KLUBU SPECTRUM PRAHA při ZŠ Braňů Vencůků 1140, 198 00 Praha 14</b>	
VÝKRES: <b>KOORDINAČNÍ SITUACE - STÁVAJÍCÍ STAV</b>	MĚŘÍTKO: 1:500
DATUM: 10/2017	



- LEGENDA:**
- VNITŘNÍ POLE SOFTBALLOVÉHO HRŠTĚ + trnitkové plochy ANTUKA
  - VNĚJŠÍ POLE SOFTBALLOVÉHO HRŠTĚ + travnaté plochy TRÁVNÍK
  - STÁVAJÍCÍ OBJEKTY V AREÁLU HRŠTĚ
  - NOVÉ OBJEKTY V AREÁLU HRŠTĚ
  - STÁVAJÍCÍ KOMUNIKACE
  - ZPEVNĚNÁ PLOCHA - zámková dlažba
  - ZPEVNĚNÁ PLOCHA - štěr, asfaltový recykát
  - STÁVAJÍCÍ OPLOCENÍ
  - STÁVAJÍCÍ KER / STROM
  - PARCELNÍ ČÍSLO
  - STÁVAJÍCÍ VEDENÍ VN
  - OCHRANNE PÁSMO VN
  - VODOVODNÍ POTRUBÍ
  - ELEKTRICKÉ VEDENÍ STÁVAJÍCÍ
  - ELEKTRICKÉ VEDENÍ - NOVÝ HLAVNÍ PŘÍVODNÍ KABEL
  - PLANOVANÉ EL. VEDENÍ - NAPOJENÍ SLOUPŮ S OSVĚTLENÍM
  - STOŽÁR PRO OSAZENÍ SVÍTEL PRO OSVĚTLENÍ HRŠTĚ

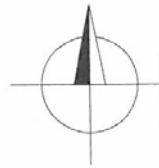

SOUHRNNÝ SYSTÉM S - JTSK, VÝBĚHOVÝ SYSTÉM IBr	
ZODPOVĚDNÝ PROJEKTANT: Ing. arch. Veronika Kašparová	ZPRACOVATEL: Ing. arch. Veronika Kašparová Hornická 199/10 190 00 Praha 9 tel: 739405332, e-mail: veronika.kasparova@firemni.cz
AKCE: <b>MODERNIZACE ZÁZEMÍ HRŠTĚ KLUBU SPECTRUM PRAHA při ZŠ Bratří Vencníků 1140, 198 00 Praha 14</b>	
VÝKRES: <b>KOORDINAČNÍ SITUACE - NÁVRH ÚPRAV</b>	MĚŘÍTKO: 1:500
	DATUM: 10/2017